


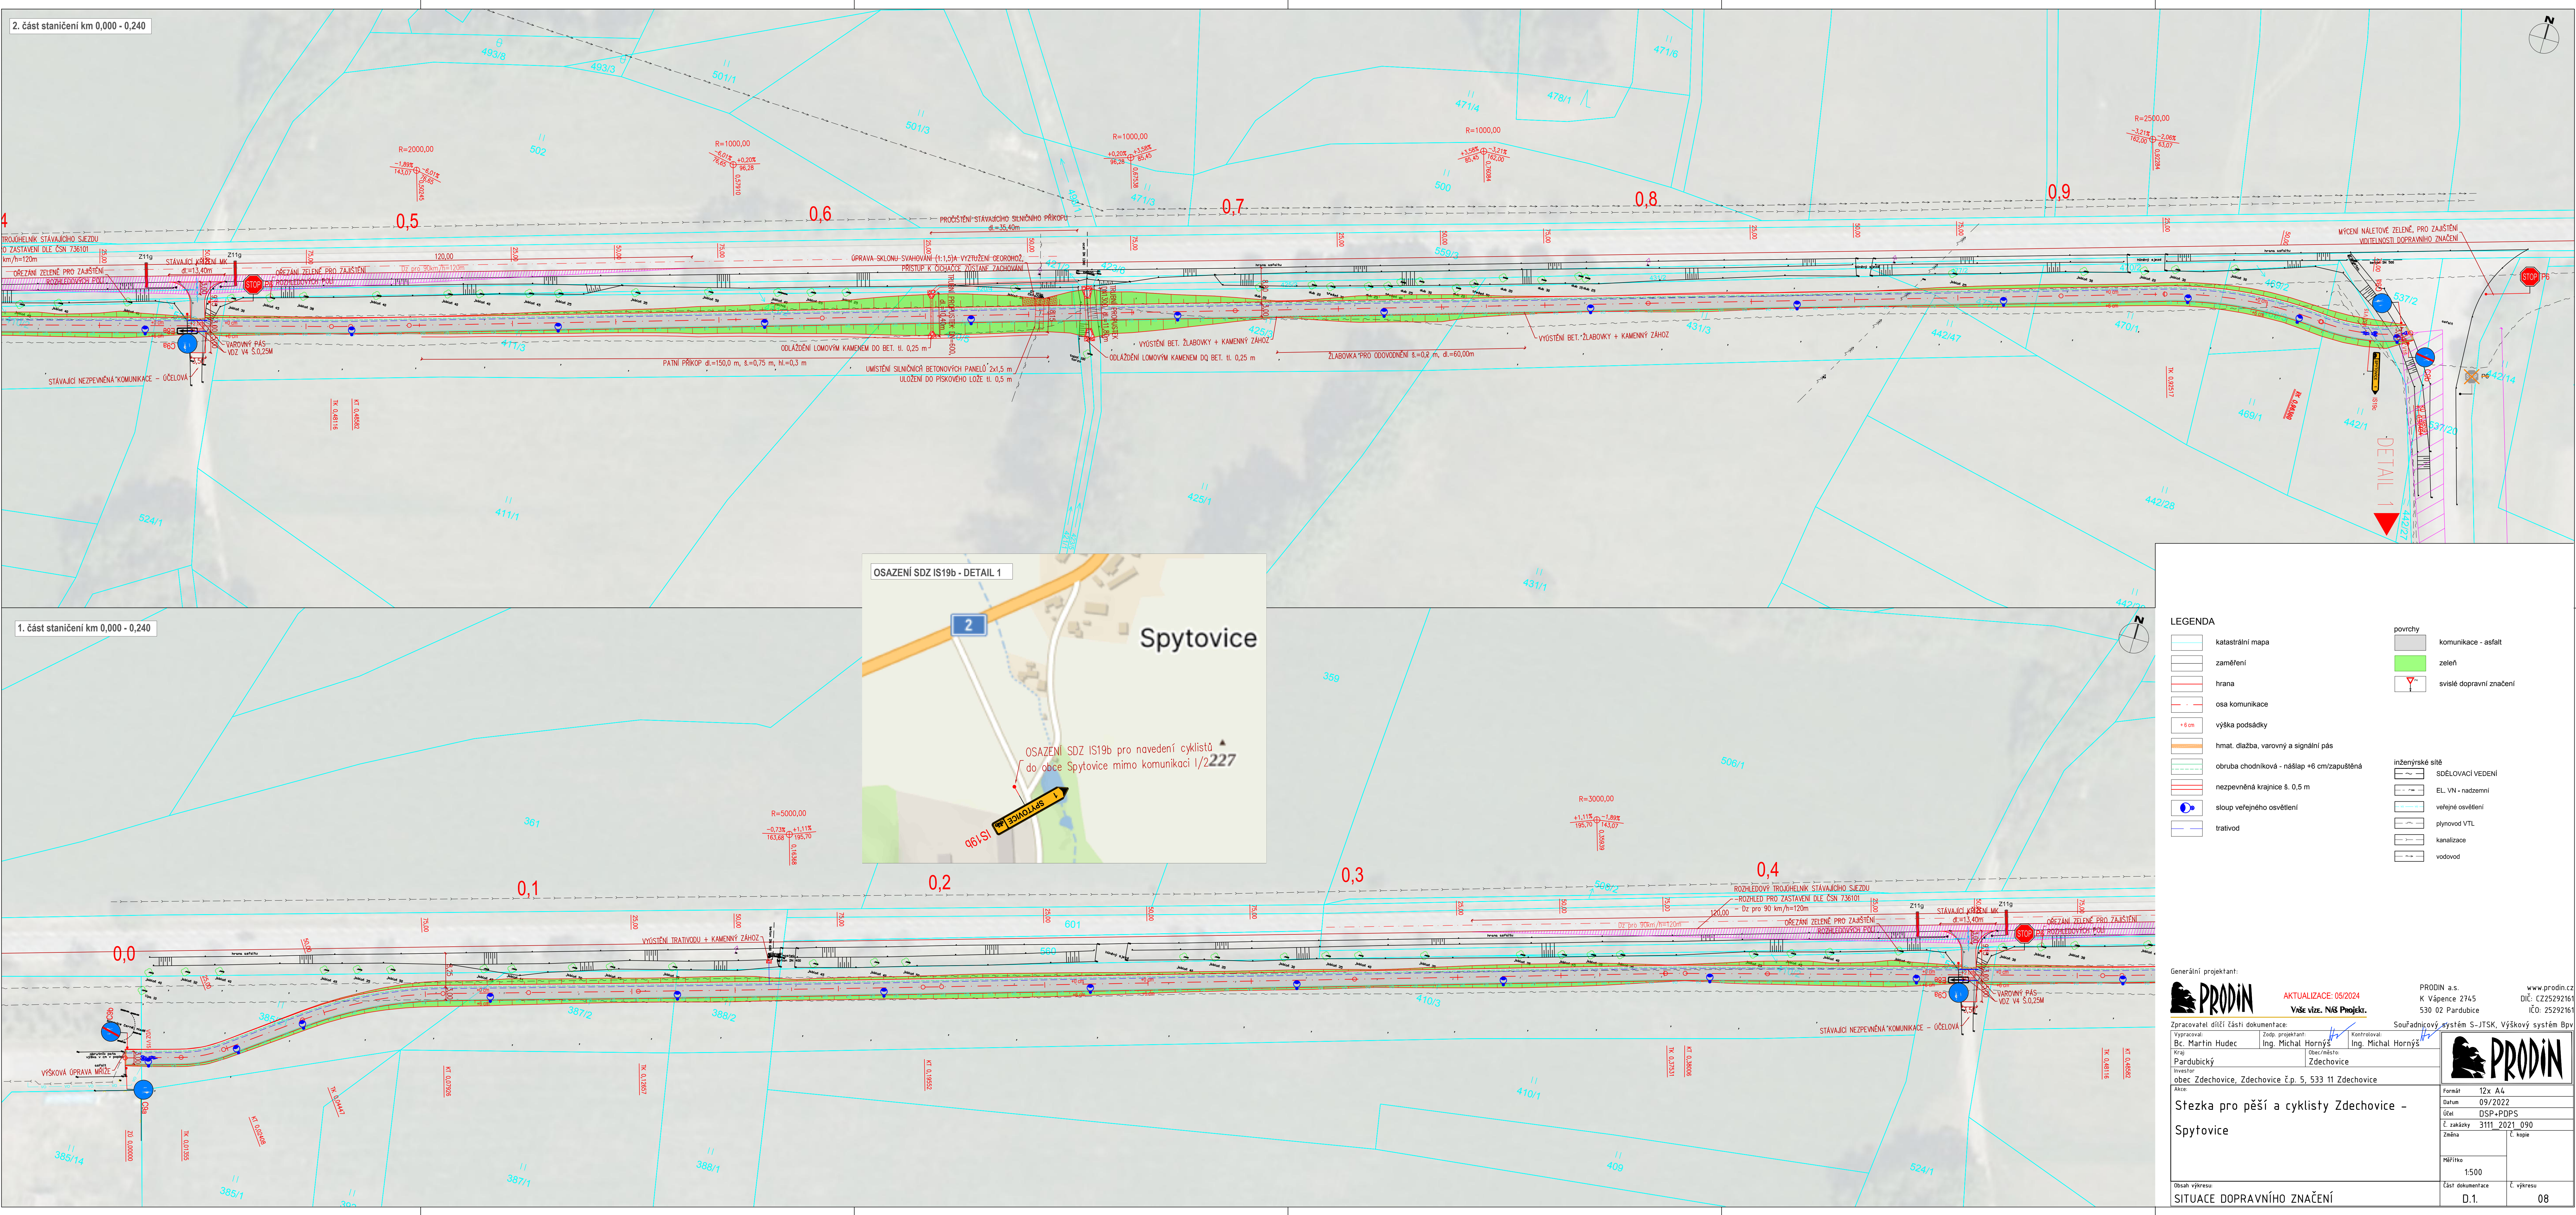

LEGENDA	
	katastrální mapa
	zaměření
	hrana
	osa komunikace
	výška podsádky
	hmot. dlažba, varovný a signální pás
	obruha chodníková - nášlap +6 cm/zapuštěná
	nezpevněná krajnice š. 0,5 m
	sloup veřejného osvětlení
	trativod
	povrchy
	komunikace - asfalt
	zeleň
	svislé dopravní značení
	inženýrské sítě
	SDĚLOVACÍ VEDENÍ
	EL, VN - nadzemní
	veřejné osvětlení
	plynovod VTL
	kanalizace
	vodovod

Generální projektant:

PRŮJEDNÍ
K Vápence 2745
530 02 Pardubice

www.prodin.cz
DIČ: CZ25292161
IČO: 25292161

Aktualizace: 05/2024
Vše viz: NIS Projekt.

PRŮJEDNÍ
K Vápence 2745
530 02 Pardubice

www.prodin.cz
DIČ: CZ25292161
IČO: 25292161

Zpracovatel dílčí části dokumentace:
Bc. Martin Hudec

Zdroj projektant:
Ing. Michal Hornýš

Kontrola:
Ing. Michal Hornýš

Souřadnicový systém S-JTSK, Výškový systém Bv

Investor:
obec Zdechovice, Zdechovice č.p. 5, 533 11 Zdechovice

Formát:
12x A4

Datum:
09/2022

Účet:
DSP+PDPS

Č. zakázky:
3111 2021_090

Změna:
Č. kopie

Obsah výkresu:
SITUACE DOPRAVNÍHO ZNAČENÍ

Měřítko:
1:500

Část dokumentace:
D.1.

Č. výkresu:
08