

1695/2024

O Z N Á M E N Í

Obec Zdechovice s odvoláním na § 39 odst. 1 zák.č. 128/200 Sb., o obcích (obecní zřízení) v platném znění, na základě rozhodnutí obecního zastupitelstva ze dne 26.srpna 2024 oznamuje záměr uzavřít Smlouvu o budoucí smlouvě o zřízení věcného břemene a dohodu o umístění stavby č.IV-12-2028479 k zajištění práv strany Oprávněné (společnost ČEZ Distribuce a.s. Děčín) související se stavbou zařízení distribuční soustavy – zemní kabelového vedení NN na pozemku p.č. 537/18 v k.ú. Spytovice a obci Zdechovice.

Další informace lze získat na Obecním úřadě ve Zdechovicích, tel. 466936101.


Zveřejněno na úřední desce Obecního úřadu ve Zdechovicích čp. 5 a na elektronické úřední desce.

Dokument zveřejněn: 11. 10. 2024

Podpis:



Dokument sejmout:

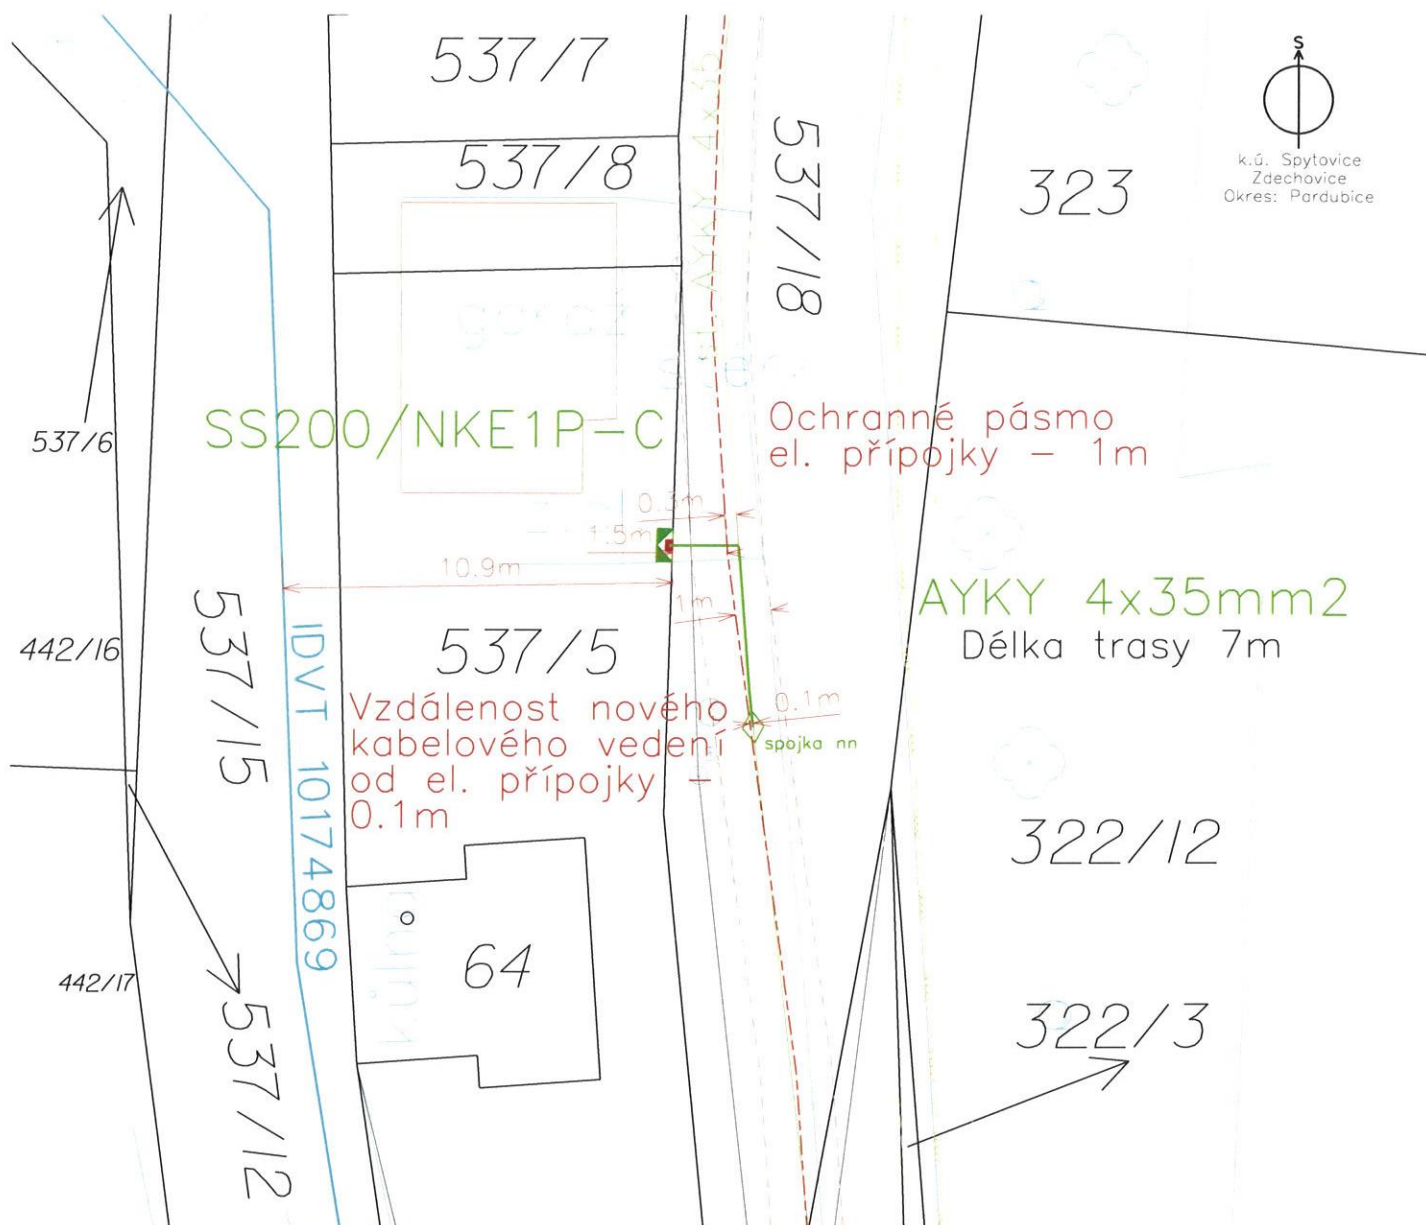

- projektované kabelové vedení 1kV 1-AYKY
- vedení 1kV stávající kabelová
- ■ projektovaný/stáv. rozpojovací (přípojkový) skříň (pilíř)
se zákresem skutečné velikosti pilíře/skříňe
- - - stávající plynovod
- IDVT: 10174869 – Povodí Labe, ostatní vodní linie

NAPĚŤOVÁ SOUSTAVA: TN-C, 230/400V, 50Hz stř.
 OCHRANA PŘED ÚRAZEM EL.PROUDEM: dle PNE 330000-1, ed. 7
 živých částí: izolací čl. 3.2.2.4
 kryty nebo přepážkami čl. 3.2.2.3
 polohou čl. 3.2.2.1
 neživých částí: ochrana automatickým odpojením od zdroje
 dle čl. 3.3.2.5
 VNĚJŠÍ VLIVY: dle PNE 330000-2, ed. 6

Projektant upozorňuje, že PD byla zpracována v souladu s platnými metodikami ČEZ a normami ČSN.
 Dále upozorňuje, že dle Nařízení vlády č. 591/2006 Sb. nesmí osoby vstupovat do výkopu o šířce menší než 0,8m.

Kreslil: Viliam Stojka	Schválil: Pavel Pilař	PEN – PROJEKTY ENERGETIKY, S.R.O. Arnošta z Pardubic 2835, Pardubice email: stojka@propen.cz TEL: 770 153 970; IČO: 260 11 701	Generální projektant: MAPING
Investor: ČEZ DISTRIBUCE, a.s.	Číslo stavby: IV-12-2028479	Datum: 06/2024	
Název stavby:		Stupeň dok.: DPS	
K_PA Spytovice, c.parc. 537/5 –knn		Měřítko: 1:200	
Obsah výkresu:		Č. archivní: 21124	
CELKOVÁ SITUACE – s el. přípojkou			Č. výkresu: 01

STO STAVBY